


流域図
S=1/500 (A1)



市道4556号線

大字塩沢
字川原

大字石ノ上
字同川原

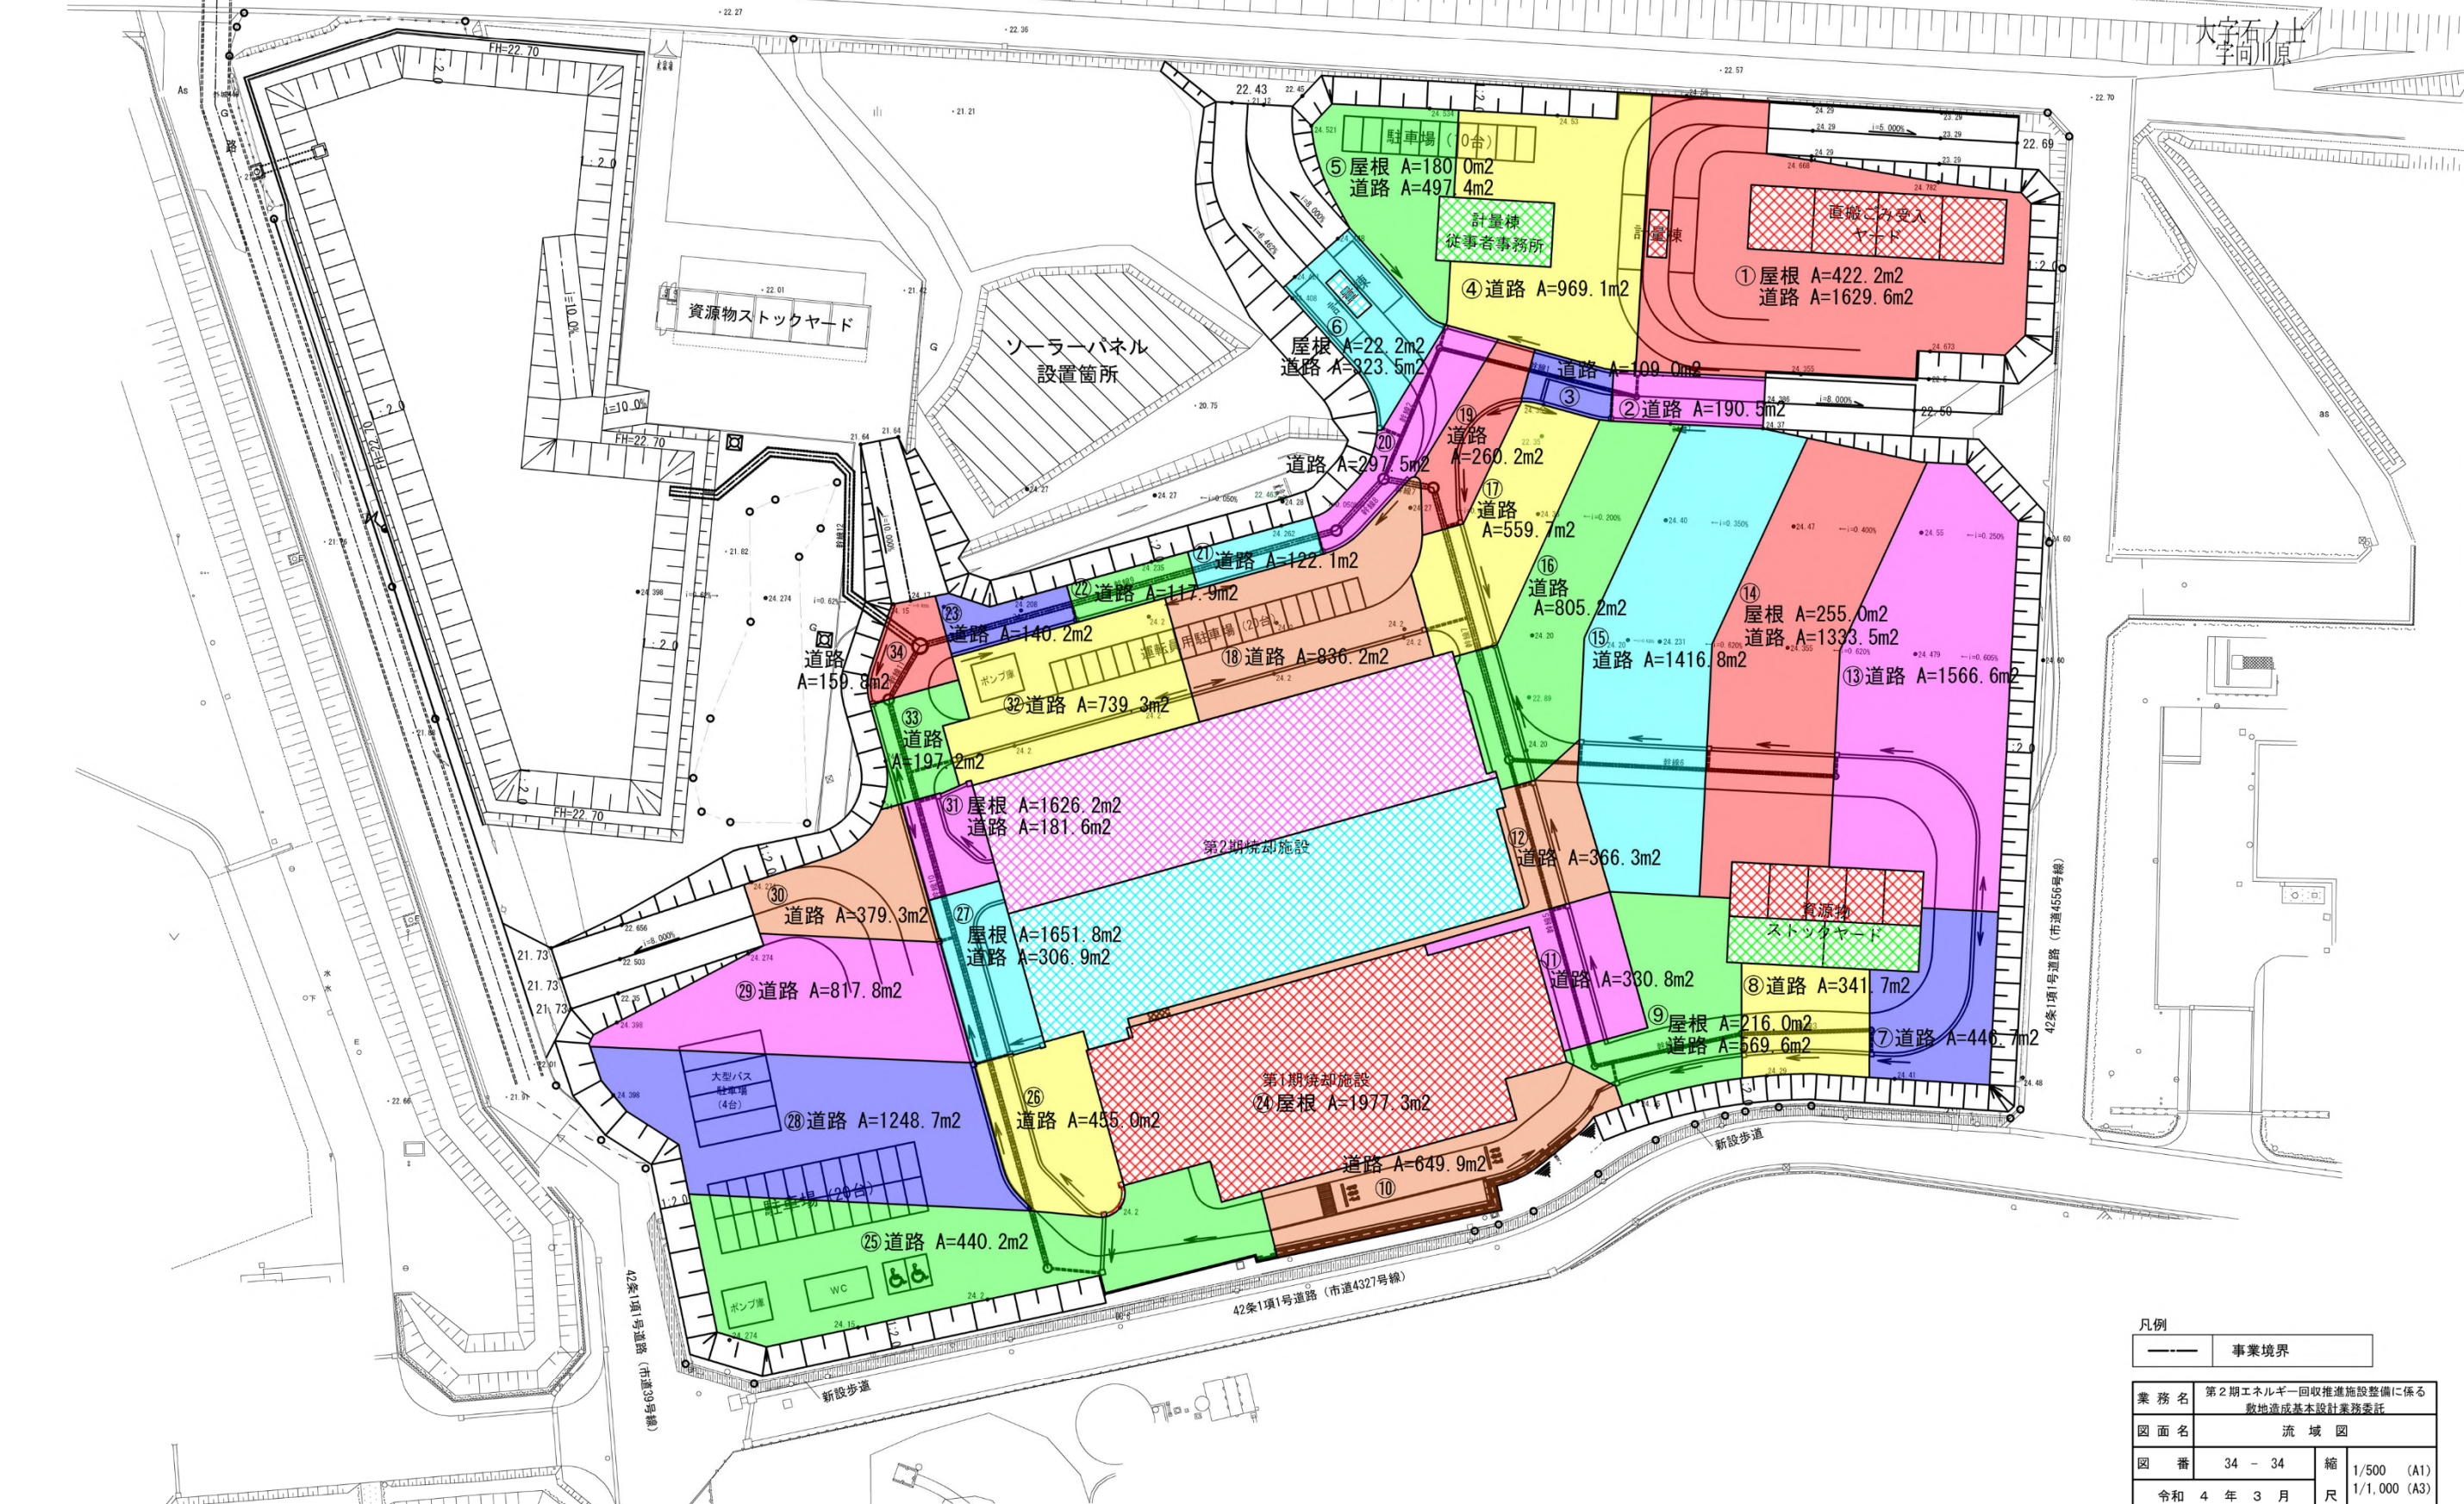

大字塩沢

図 2-2-3 流域図

凡例	
——	事業境界

業務名	第2期エネルギー回収推進施設整備に係る敷地造成基本設計業務委託		
図面名	流域図		
図番	34 - 34	縮尺	1/500 (A1) 1/1,000 (A3)
令和 4 年 3 月			
小山広域保健衛生組合			


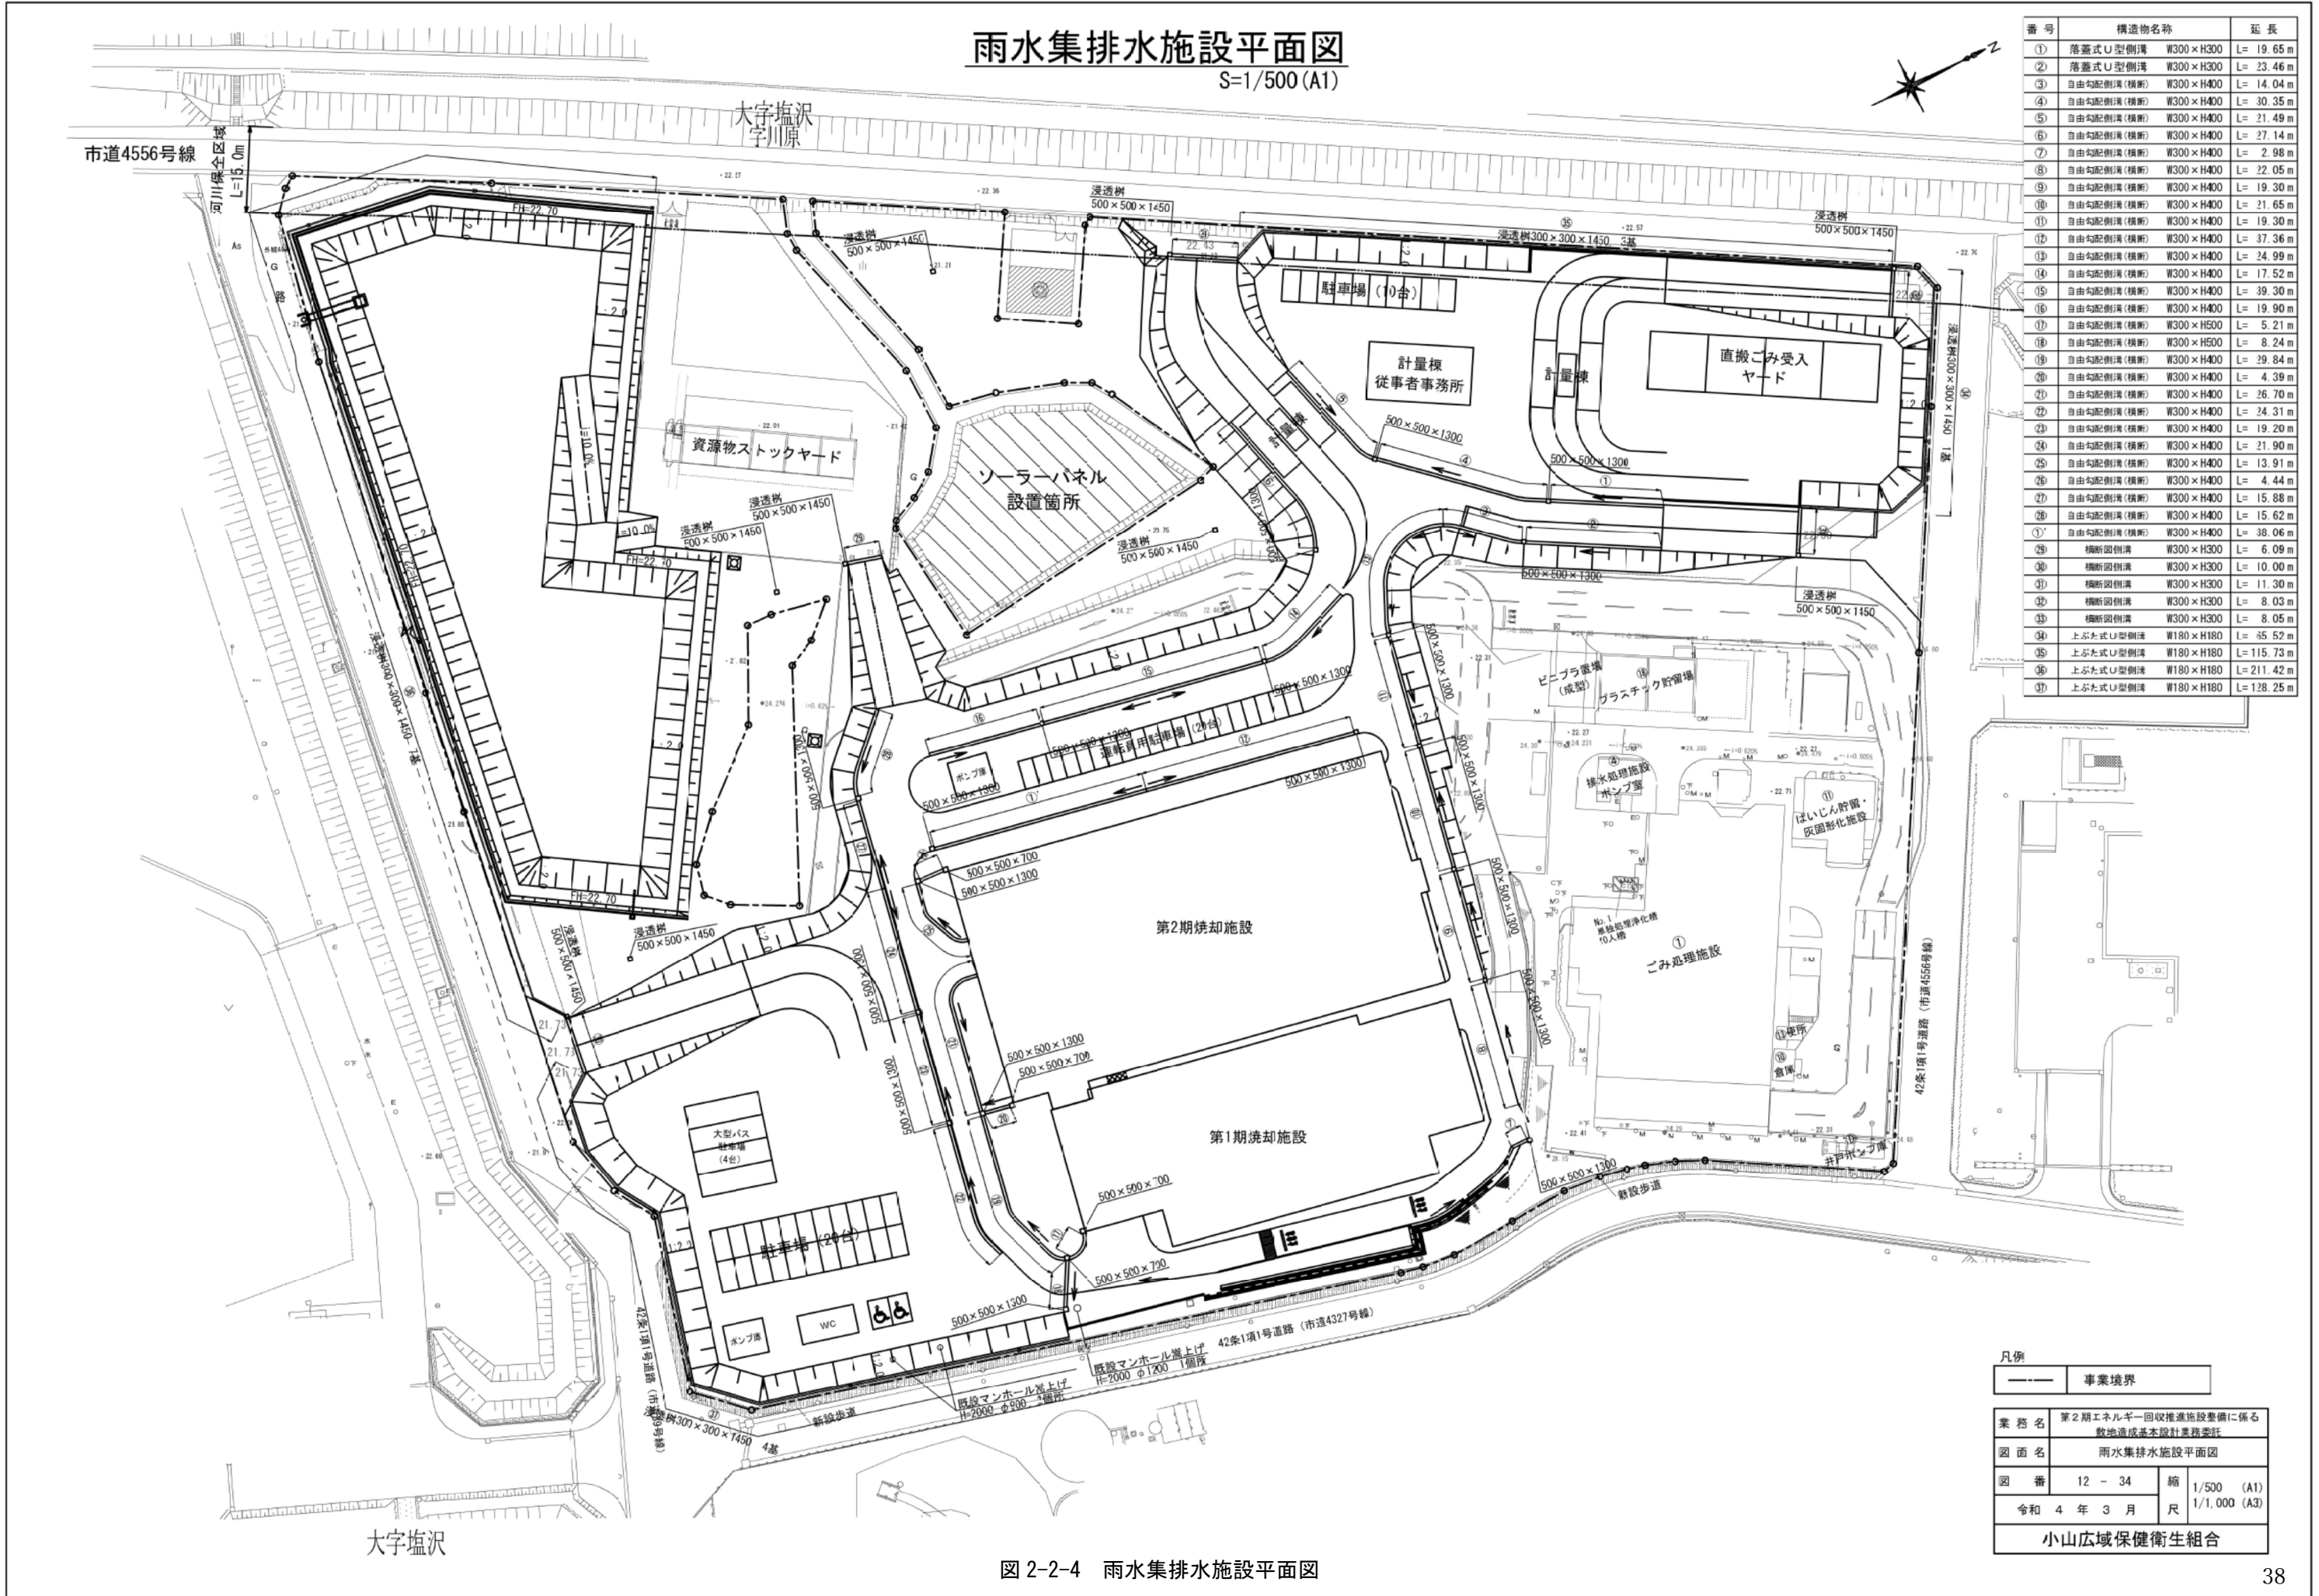


図 2-2-4 雨水集排水施設平面図

雨水集排水施設平面図(幹線)

S=1/500 (A1)

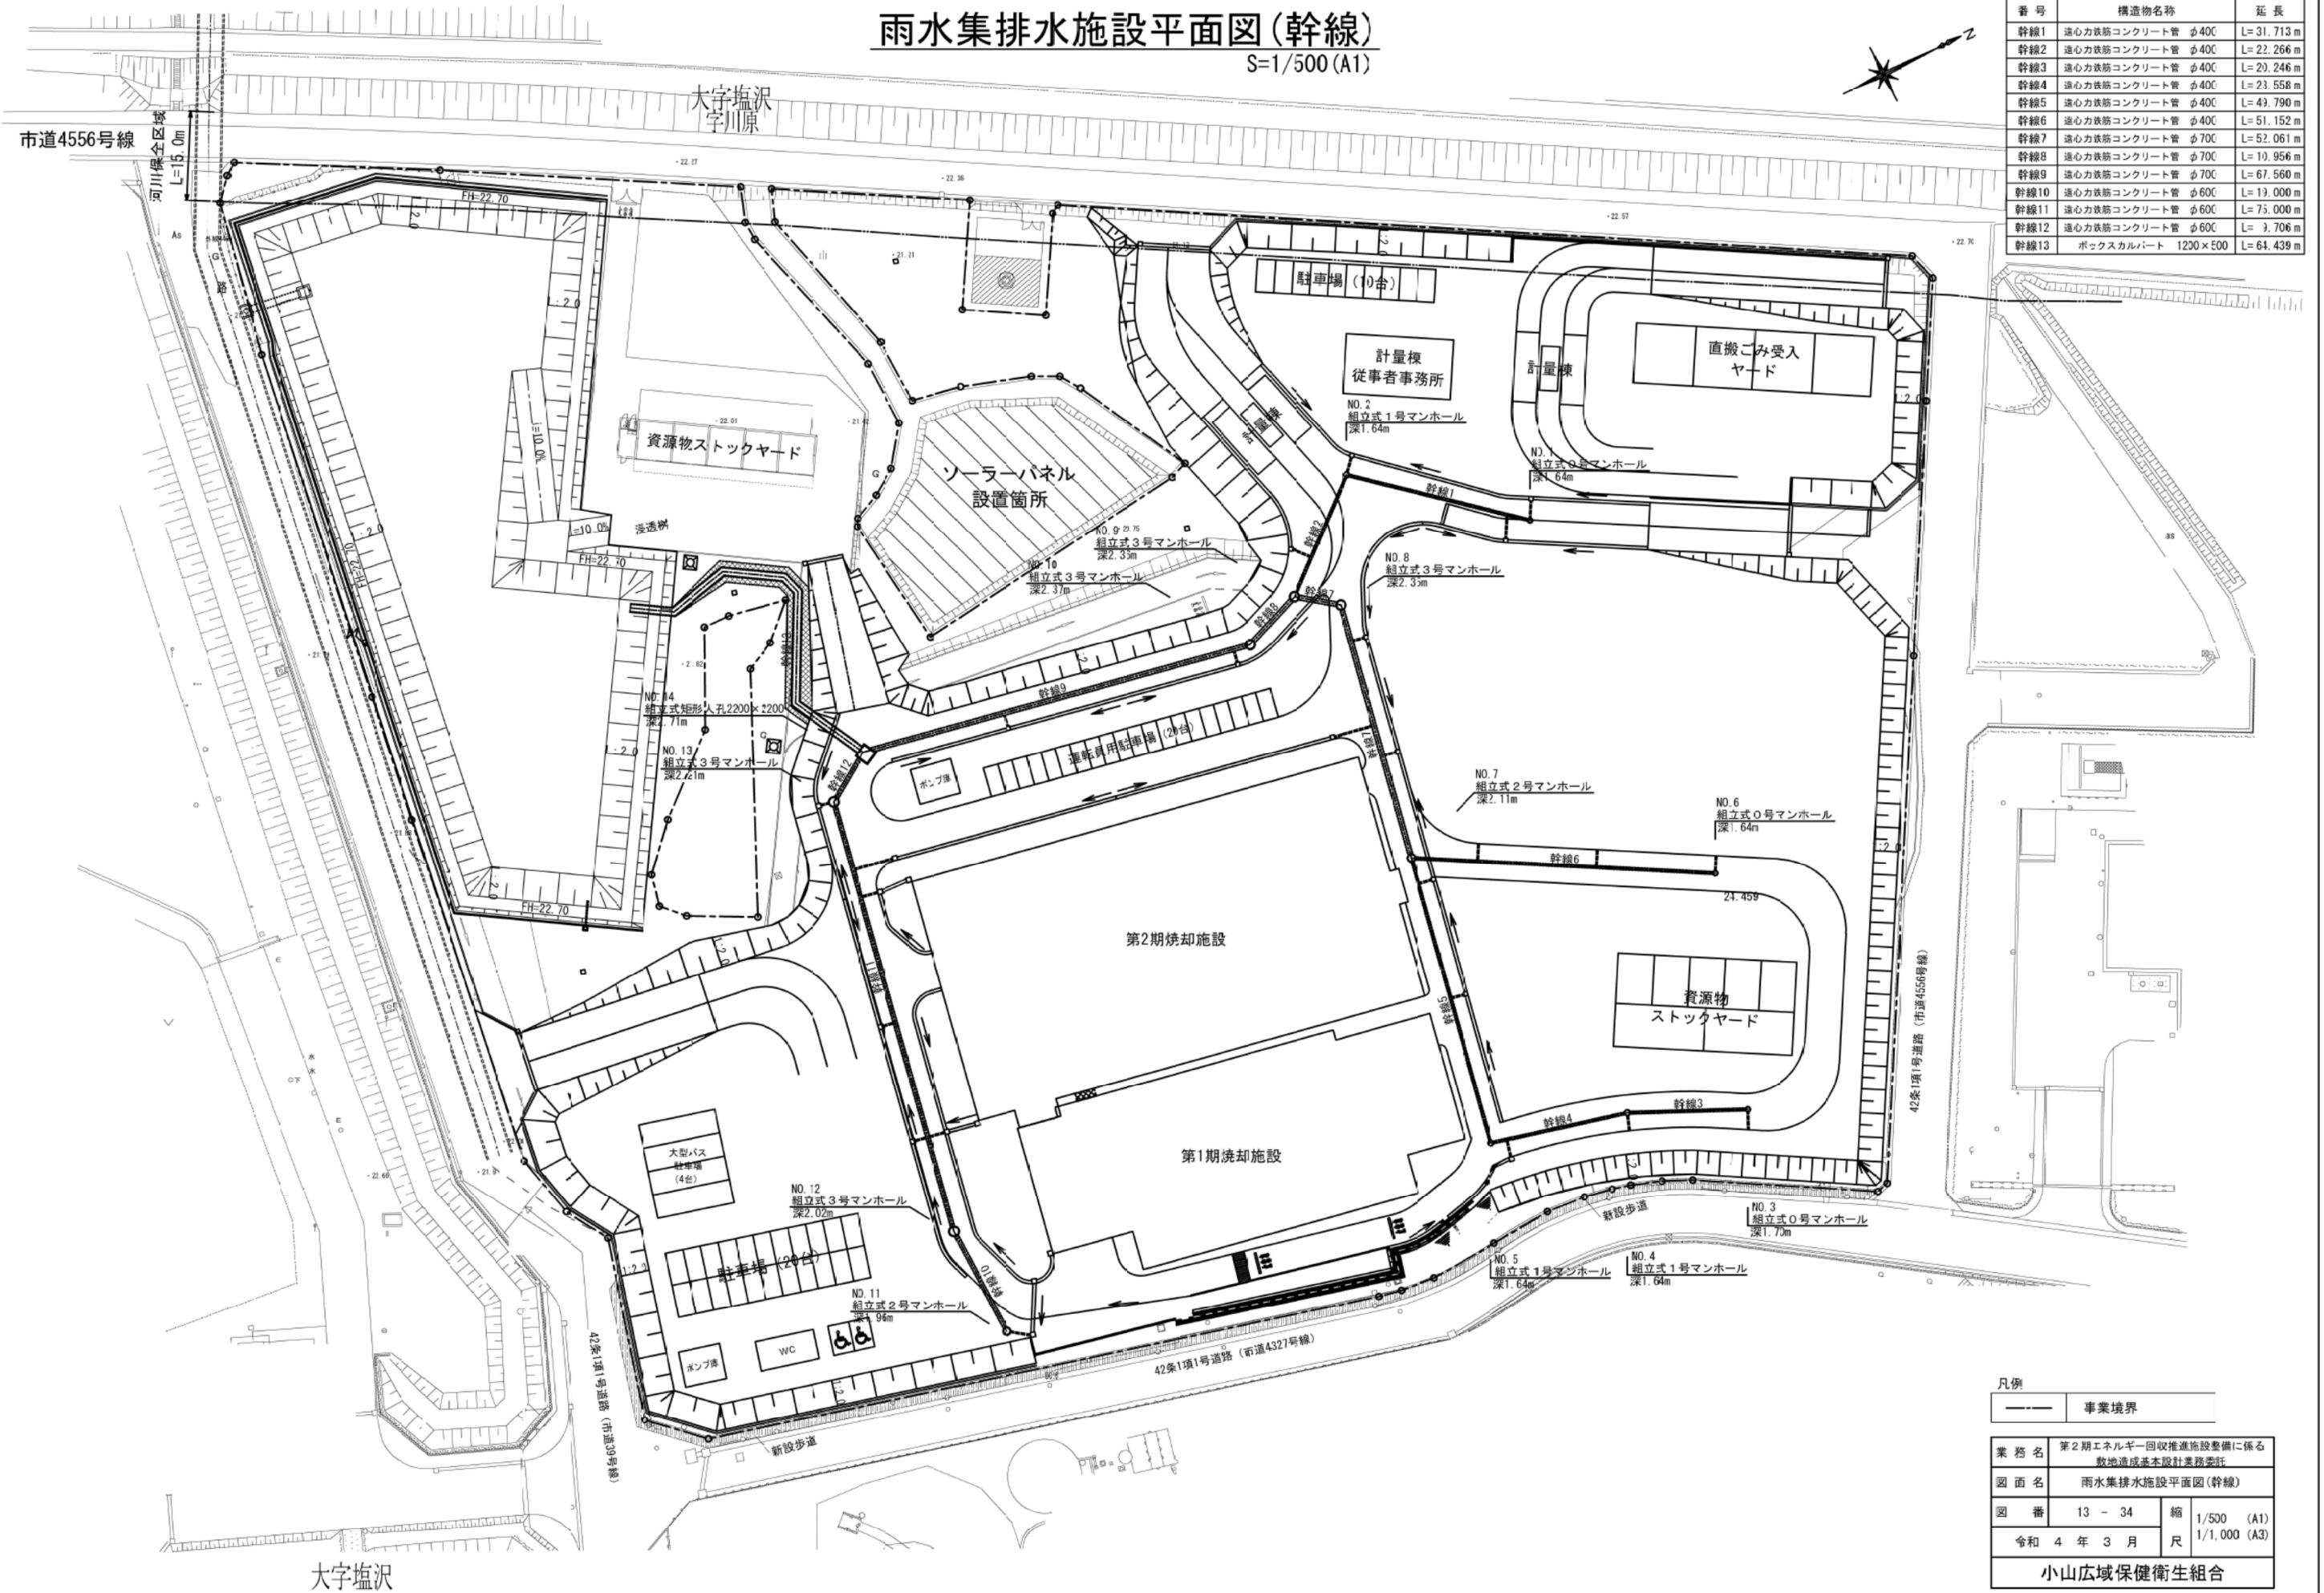

番 号	構造物名称	延 長
幹線1	遠心力鉄筋コンクリート管 φ400	L= 31.713 m
幹線2	遠心力鉄筋コンクリート管 φ400	L= 22.266 m
幹線3	遠心力鉄筋コンクリート管 φ400	L= 20.246 m
幹線4	遠心力鉄筋コンクリート管 φ400	L= 23.558 m
幹線5	遠心力鉄筋コンクリート管 φ400	L= 49.790 m
幹線6	遠心力鉄筋コンクリート管 φ400	L= 51.152 m
幹線7	遠心力鉄筋コンクリート管 φ700	L= 52.061 m
幹線8	遠心力鉄筋コンクリート管 φ700	L= 10.956 m
幹線9	遠心力鉄筋コンクリート管 φ700	L= 67.560 m
幹線10	遠心力鉄筋コンクリート管 φ600	L= 13.000 m
幹線11	遠心力鉄筋コンクリート管 φ600	L= 75.000 m
幹線12	遠心力鉄筋コンクリート管 φ600	L= 3.706 m
幹線13	ボックスカルバート 1230×500	L= 64.439 m


凡例			
——	事業境界		
業 務 名	第2期エネルギー回収推進施設整備に係る 敷地造成基本設計業務委託		
図 面 名	雨水集排水施設平面図(幹線)		
図 番	13 - 34	縮 尺	1/500 (A1) 1/1,000 (A3)
令 和 4 年 3 月	小山広域保健衛生組合		

図 2-2-5 雨水集排水施設平面図(幹線)

雨水幹線縦断面図（１）

V=1/50 (A1)

H=1/500 (A1)

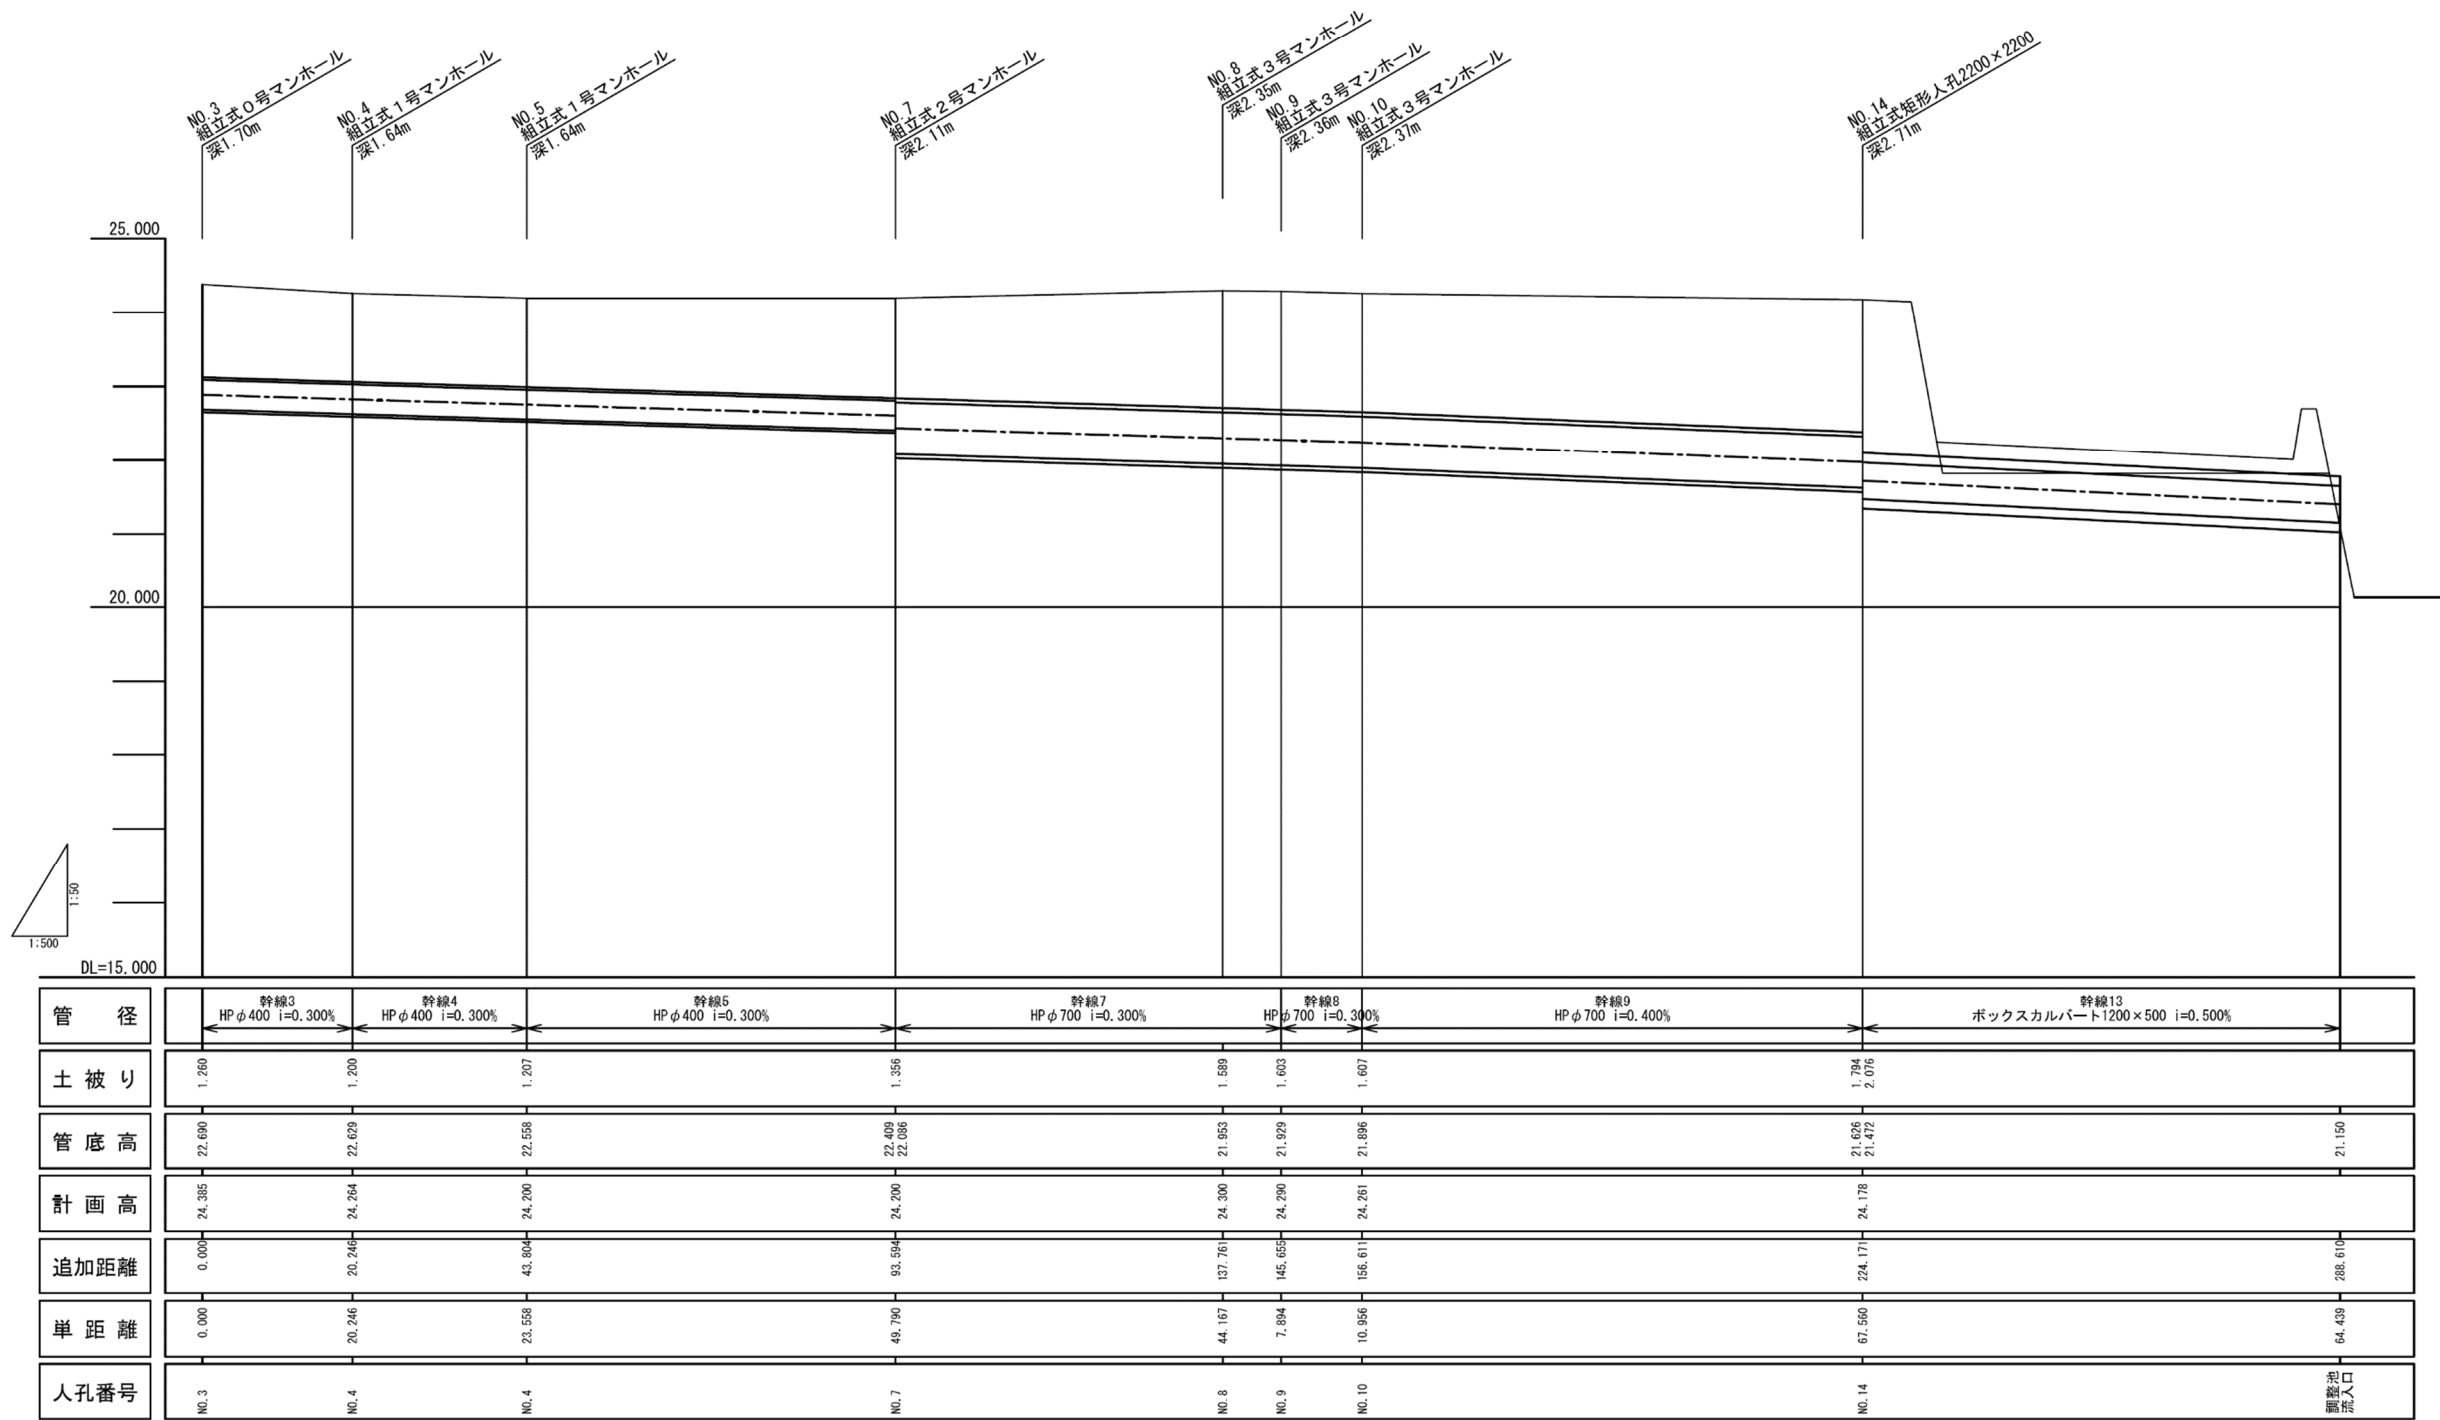


業 務 名	第2期エネルギー回収推進施設整備に係る 敷地造成基本設計業務委託			
図 面 名	雨水幹線縦断面図（１）			
図 番	14 - 34	縮 尺	V=1/50 (A1)	
			H=1/500 (A1)	
令和 4 年 3 月				
小山広域保健衛生組合				

図 2-2-6 雨水幹線縦断面図（１）

雨水幹線縦断面図（2）

V=1/50 (A1)
H=1/500 (A1)

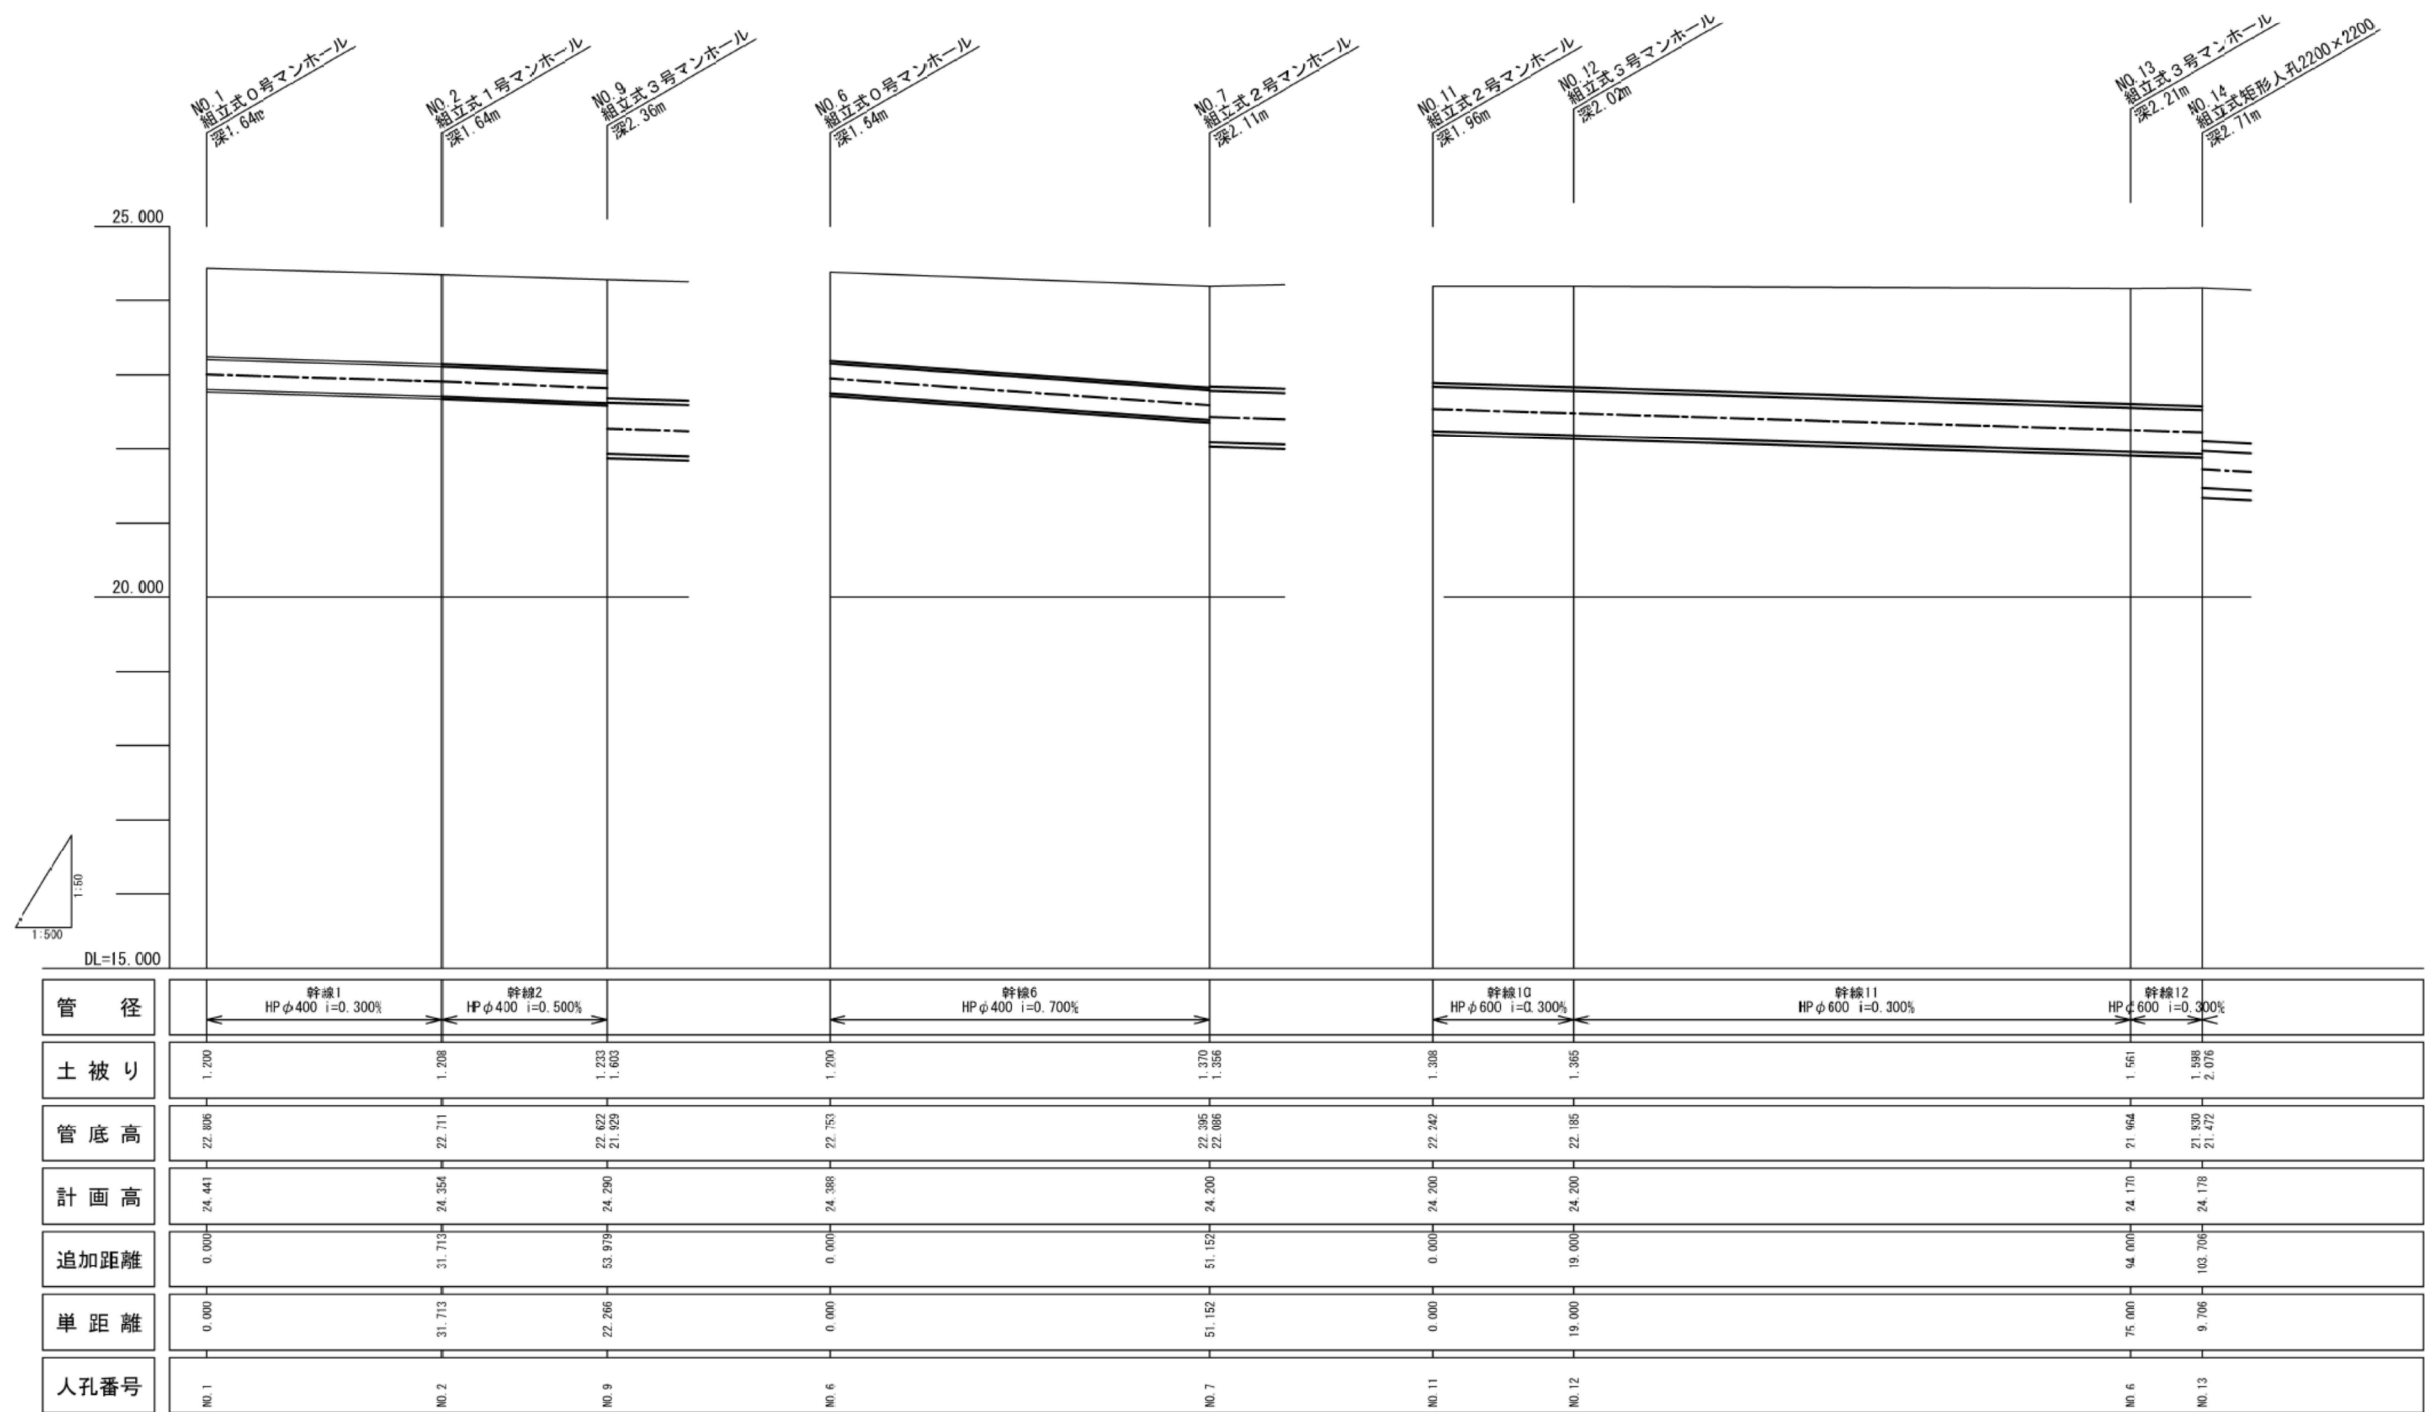

業 務 名	第2期エネルギー回収推進施設整備に係る 敷地造成基本設計業務委託		
図 面 名	雨水幹線縦断面図（2）		
図 番	15 - 34	縮 尺	V=1/50 (A1) H=1/500 (A1)
令和 4 年 3 月	小山広域保健衛生組合		

図 2-2-7 雨水幹線縦断面図（2）